

Województwo: pomorskie
Powiat: człuchowski
Jednostka ewidencyjna: 220307_2 Rzeczenica
Obręb ewidencyjny: 0006 Olszanowo

Mapa sytuacyjno-wysokościowa do celów projektowych

Skala 1: 500

Gmina: Rzeczenica
Obręb: Olszanowo
Działka: 48/1

arkusz mapy: 6.206.13.201.1
układ współrzędnych geodezyjnych: 2000/18
układ wysokościowy: krakowski 86

Mapa aktualna na dzień: 07 maja 2014 r.

Nr zlecenia: 234/2014 KERG: GK/M.6640.1234.2014


Granice nieruchomości działki nr 6.206.13.201.1
zostały przyjęte z Ewidencji Guntów i Budynków.

Nie dokonano ustalenia przebiegu granic nieruchomości
Mapa została wykonana bez ustalenia obciążań
szkoleniami gruntowymi.

Nie wyklucza się istnienia w terenie urządzeń podziemnych
dla których brak było informacji branżowych i nie zostały
odnotowane w czasie inwentaryzacji geodezyjnej!

"GEOCENTR" Spółka z o. o. w Człuchowie

Wykonawca:

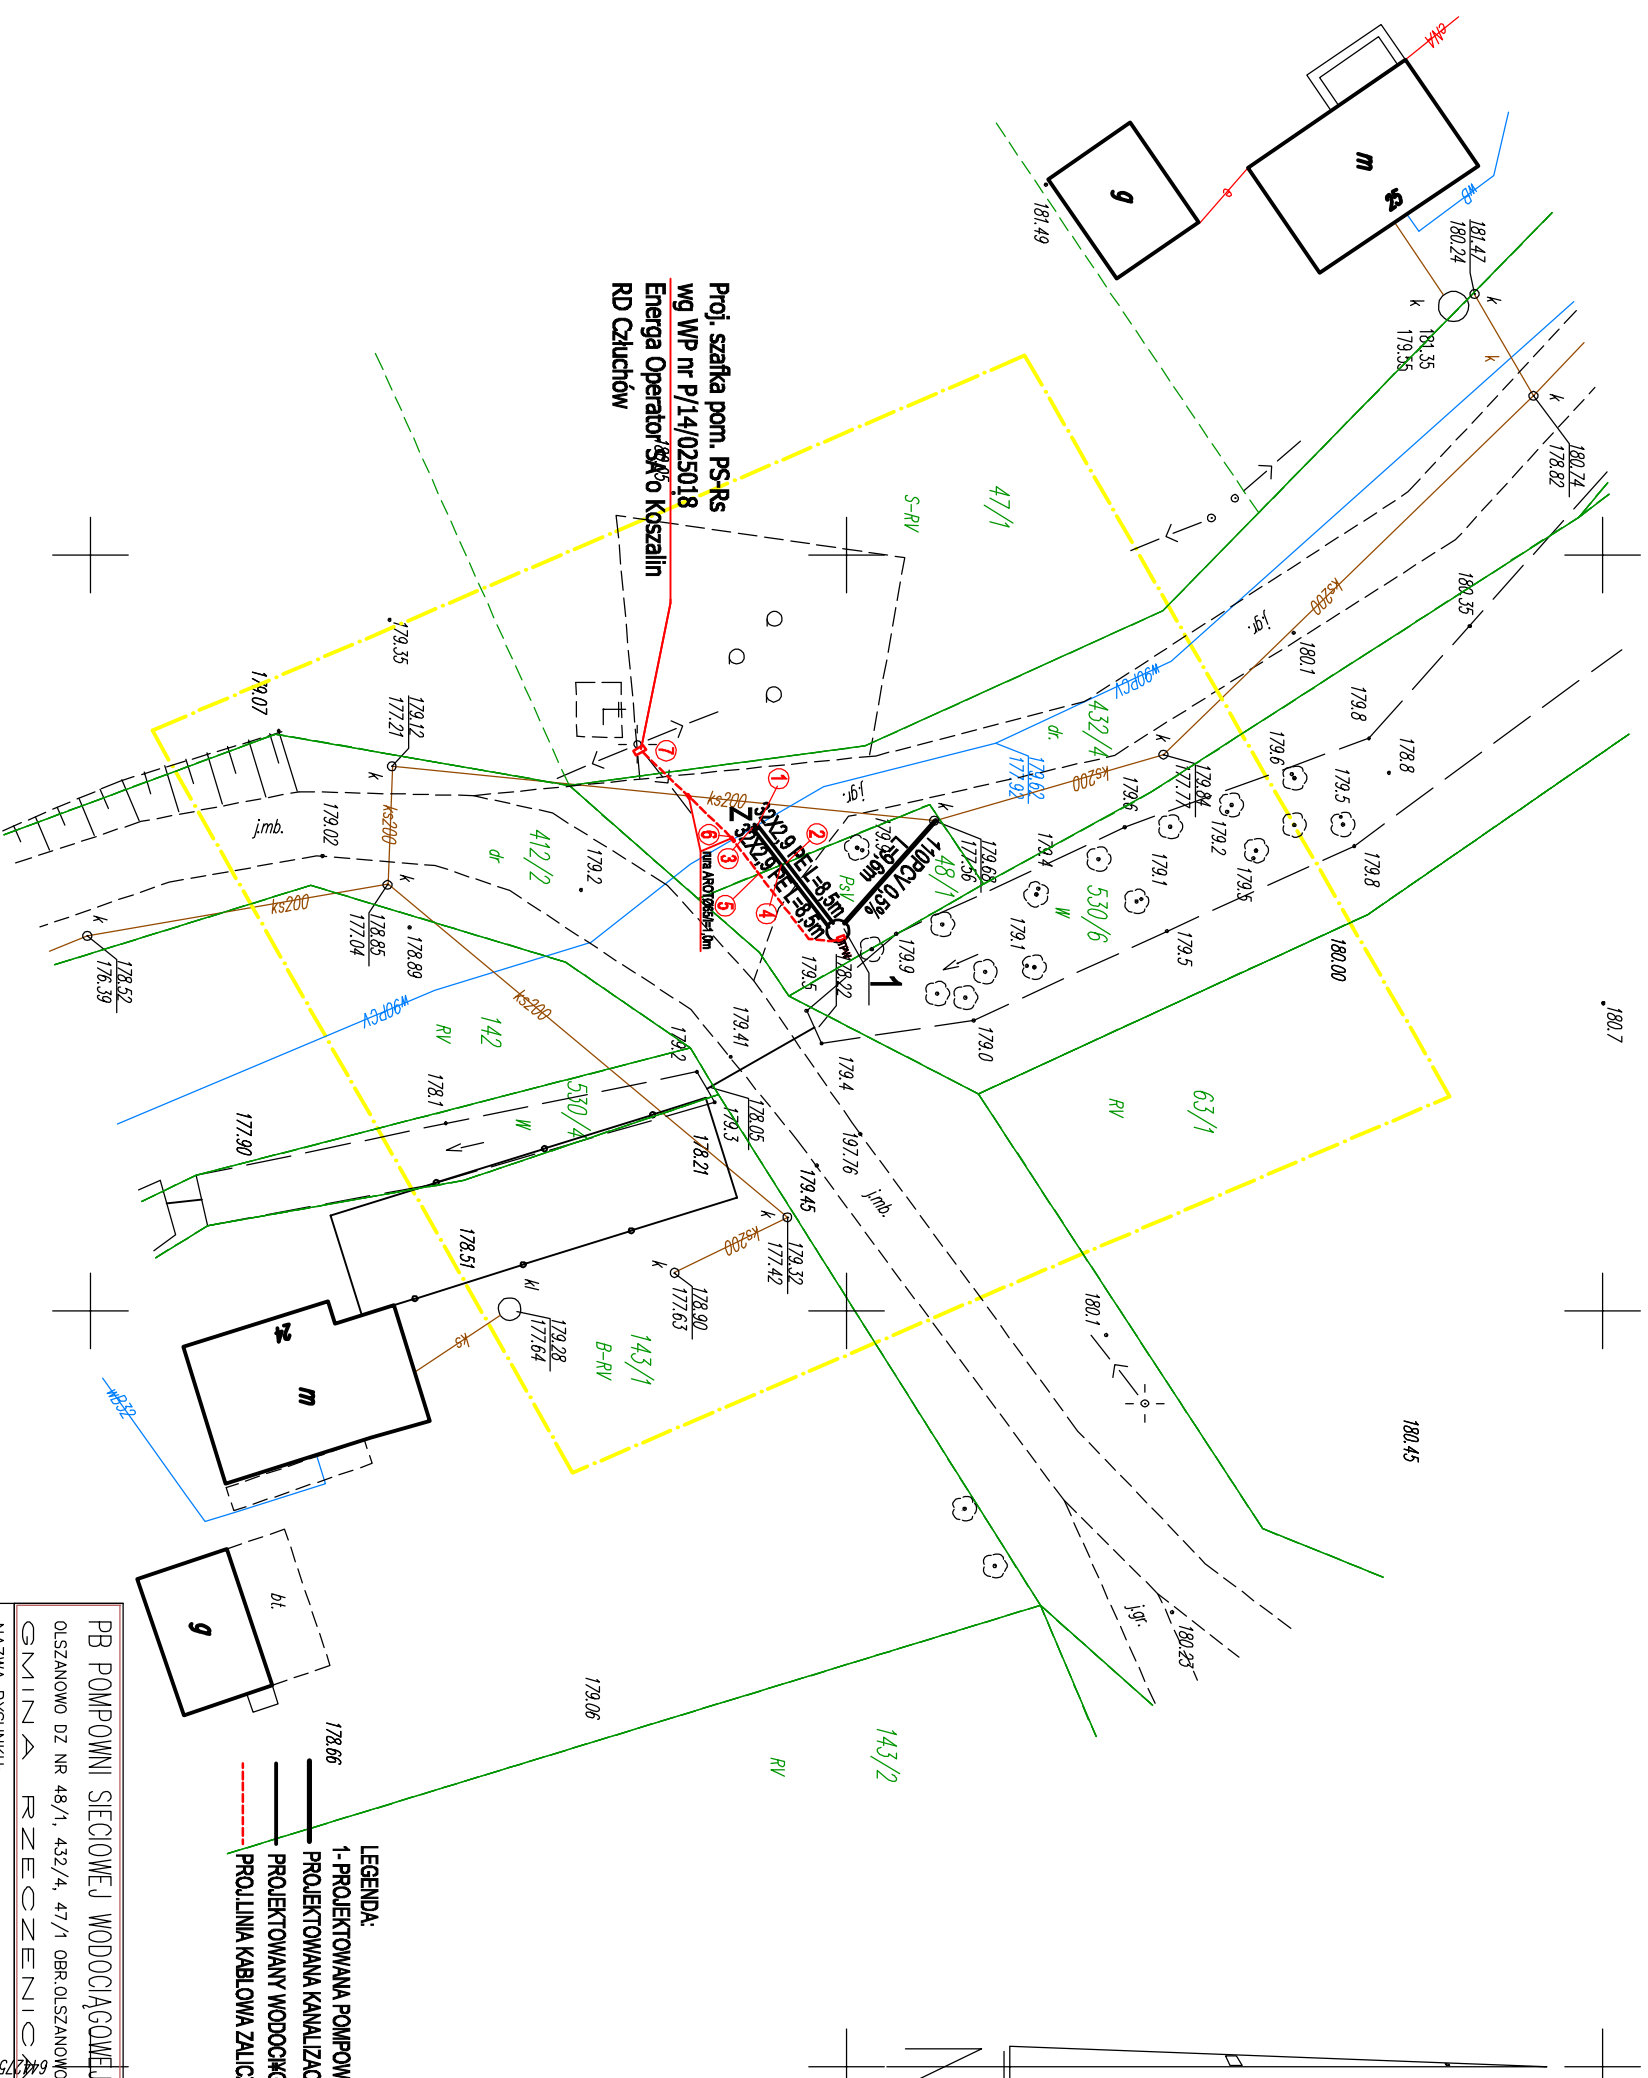

Proj. szafka pom. PS-RS
WG WP nr P/14/025018
Energa Operator S.A. o Koszalin
RD Człuchów

- LEGENDA:
- 1- PROJEKTOWANA POMPOWNIA SIECIOWA
 - PROJEKTOWANA KANALIZACJA SANITARNA
 - PROJEKTOWANY WODOCIĄG
 - PROJEKTOWANA KABELOWA ZALICZNIKOWA m-4Ak

PROJEKTANT	inż. ANDRZEJ ROSNER	DATA: 09.2014
OPRACOWAL	mgr inż. ANDRZEJ ROSNER Upr. w specjalności inżyniersko-inżynierskiej Nr upr.: 270/79 W.B.P.P. UAN/07/342/94/94	UMIOWA
PROJEKTANT	mgr inż. HENRYK ROSIŃSKI	NR ARCH: 2752.00
	mgr inż. ANDRZEJ SUMMIK	SKALA
	Upr. w specjalności inżyniersko-inżynierskiej Nr upr.: UAN/N/210/57/89	1: 500
NAZWA RYSUNKU: PROJEKT ZAGOSPODAROWANIA TERENU		NR RYS: 1
BRANŻA - ARCHITECTURALNA, SANITARNIA, ELEKTRYCZNA		
"HYDROEKO" HENRYK ROSIŃSKI		
75-396 KOSZALIN UL. PODLASKA 45		

PB POMPOWNI SIECIOWEJ WODOCIĄGOWEJ
OLSZANOWO DZ NR 48/1, 432/4, 47/1 OBR. OLSZANOWO
GMINA RZECZENICA
NR ARCH: 2752.00
SKALA