


Mapa Sytuacyjno – Wysokościowa
Do Celów Projektowych

SKALA 1:500

Woj. pomorskie
pow. człuchowski
gm. Rzeczonica
m. Piętniczna

KERK:

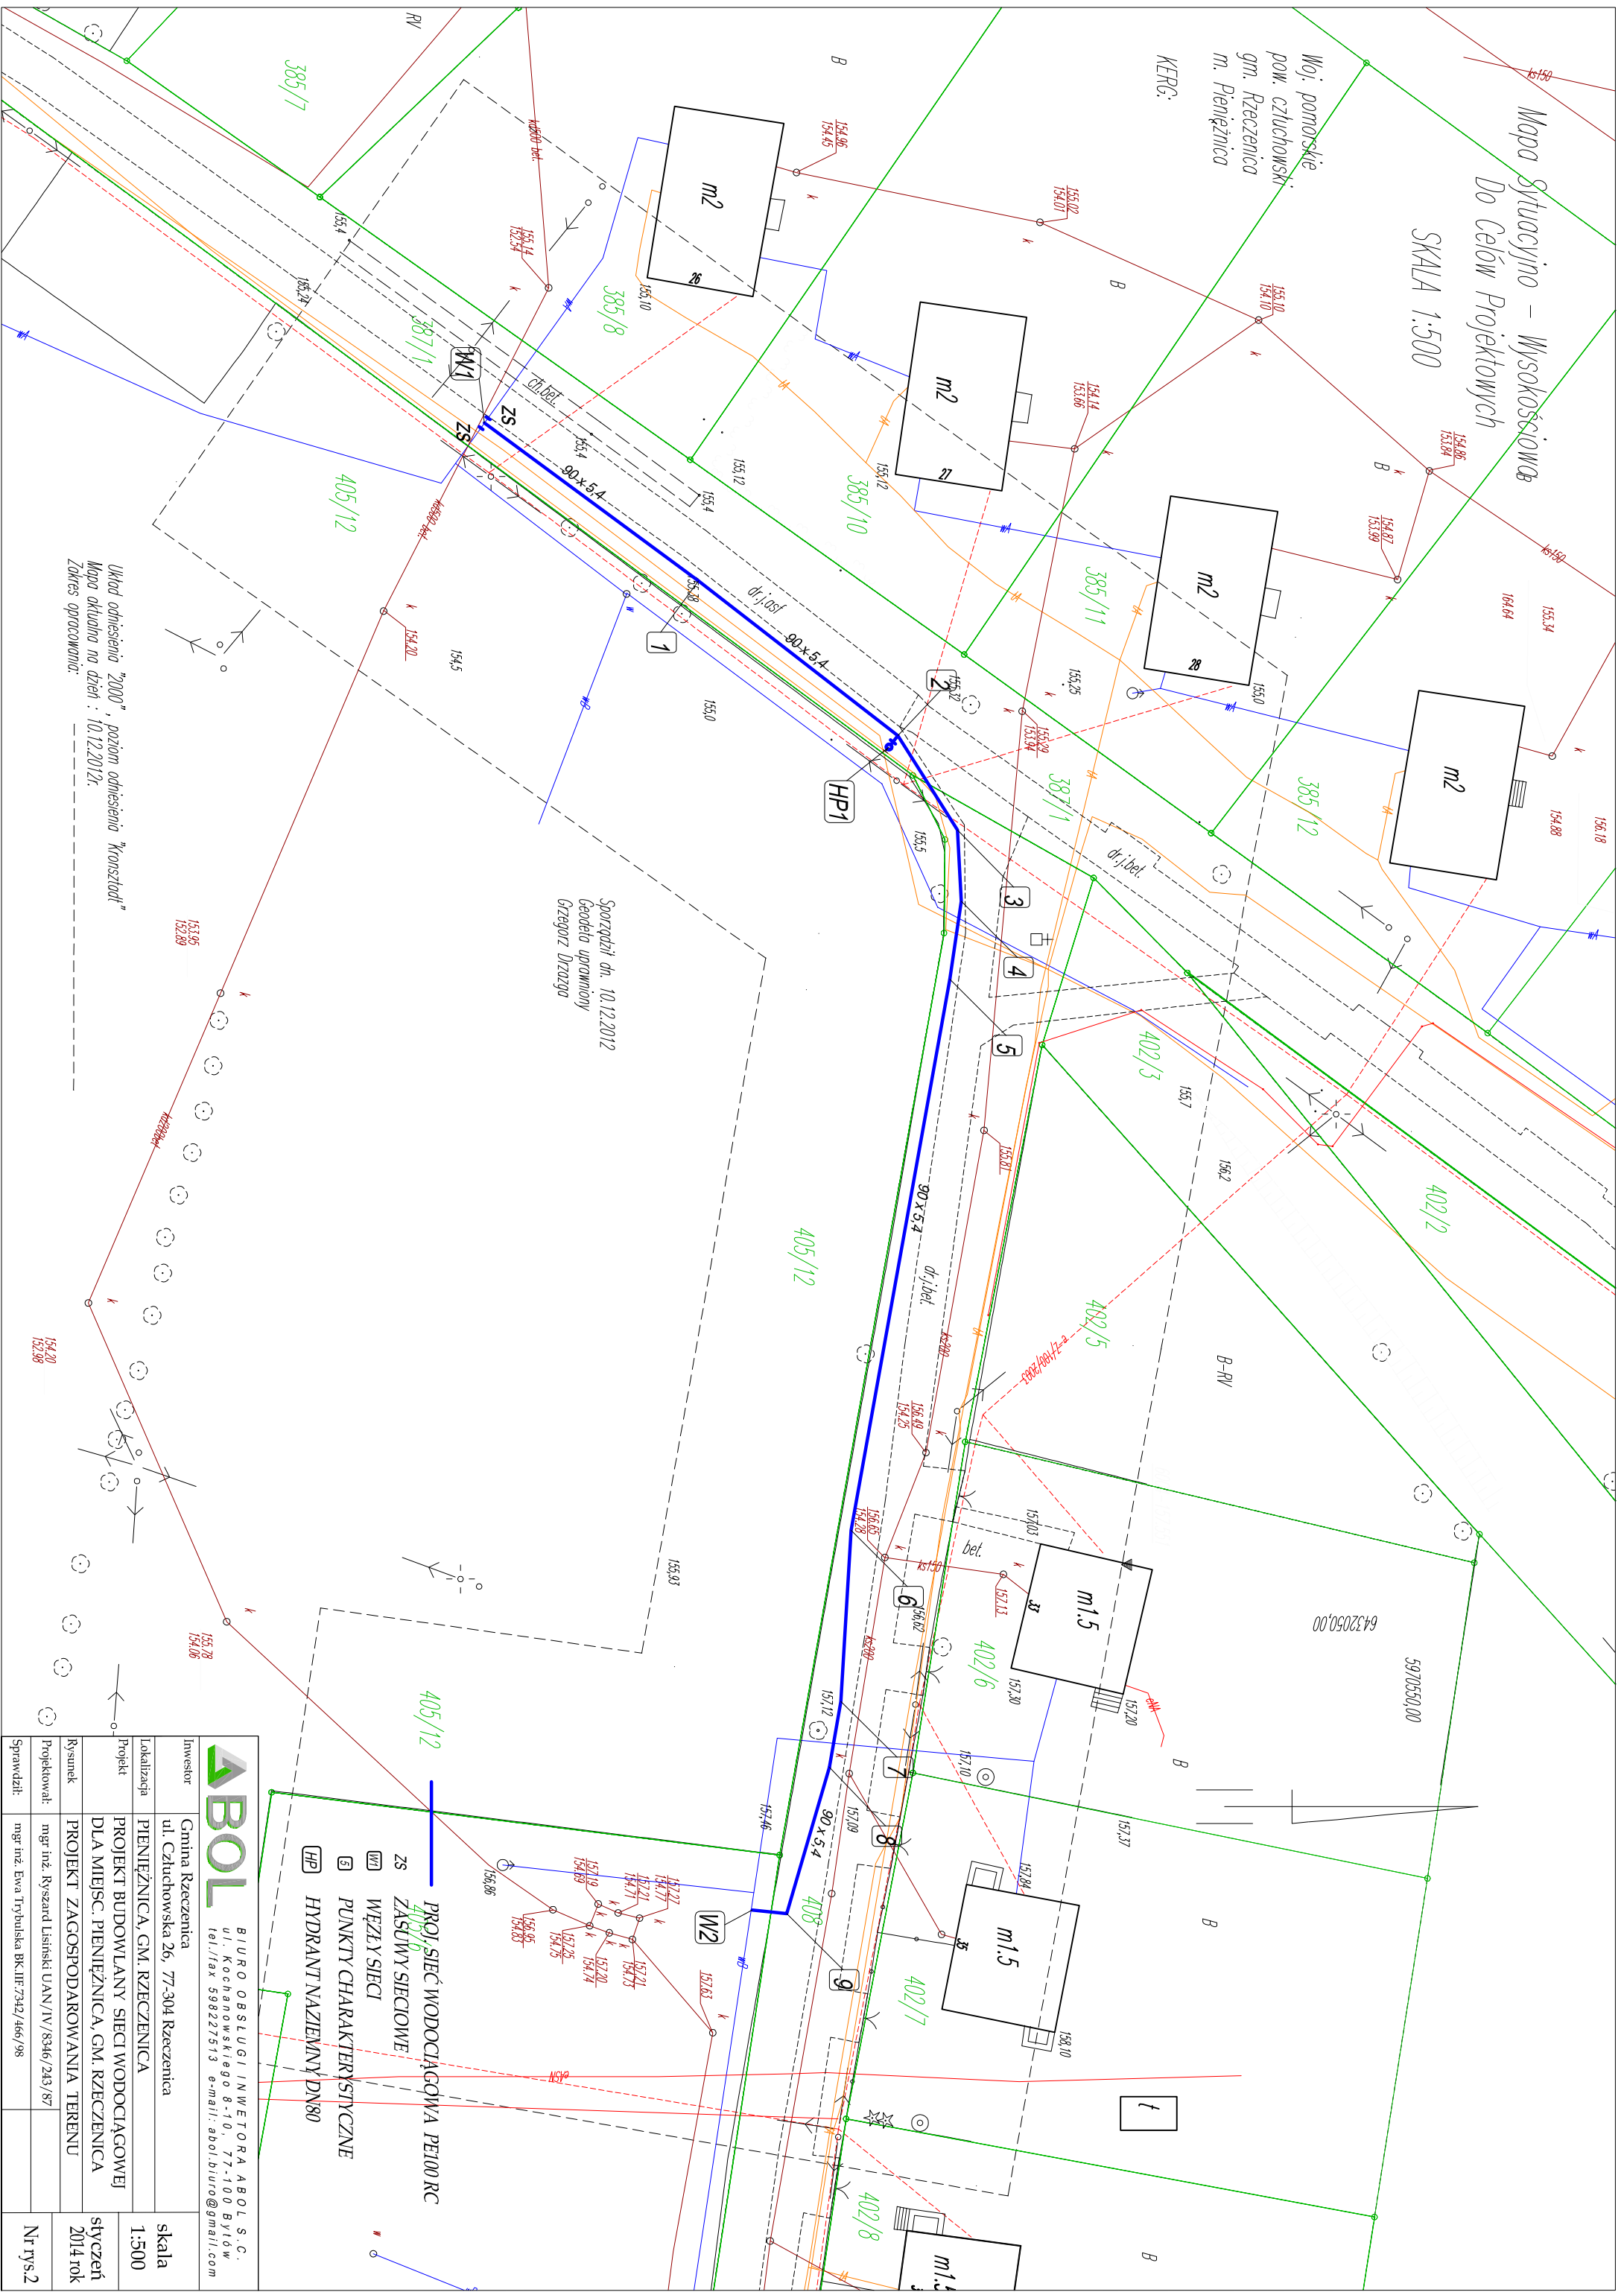

Sporządził dn. 10.12.2012
Geodezja uprzednio
Grzegorz Drazga

Układ odniesienia "2000", poziom odniesienia "Kronsztadt"
Mapa aktualna na dzień : 10.12.2012r.
Zakres opracowania: _____

PROJ. SIĘĆ WODOCIĄGOWA PE100 RC
ZS ZASADY SIĘCOWE
WZ WĘZŁY SIĘCI
PUNKTY CHARAKTERYSTYCZNE
HP HYDRANTY NAZIEMNE DN80

ABOL		BIURO OBSŁUGI INWENTORA ABOL S.C.	
ul. Kochanowskią 8-10, 77-100 Bydów		ul. Kochanowskią 8-10, 77-100 Bydów	
tel./fax 598227513 e-mail: abol.biuro@gmail.com		tel./fax 598227513 e-mail: abol.biuro@gmail.com	
Investor	Gmina Rzeczonica	skala	1:500
Lokalizacja	ul. Człuchowska 26, 77-304 Rzeczonica	Projekt	PROJEKT BUDOWLANY SIĘCI WODOCIĄGOWEJ DLA MIEJSC. PIĘTNICZNA, GM. RZECZENICA
Projekt	PIĘTNICZNA, GM. RZECZENICA	Rysunek	PROJEKT ZAGOSPODAROWANIA TERENU
Projektował:	mgr inż. Ryszard Lisinski UAN/IV/8346/243/87	Projektował:	mgr inż. Ryszard Lisinski UAN/IV/8346/243/87
Sprawdził:	mgr inż. Ewa Trybulska BK.IIF.7342/466/98	Sprawdził:	mgr inż. Ewa Trybulska BK.IIF.7342/466/98
		Nr rys.2	styczeń 2014 rok